

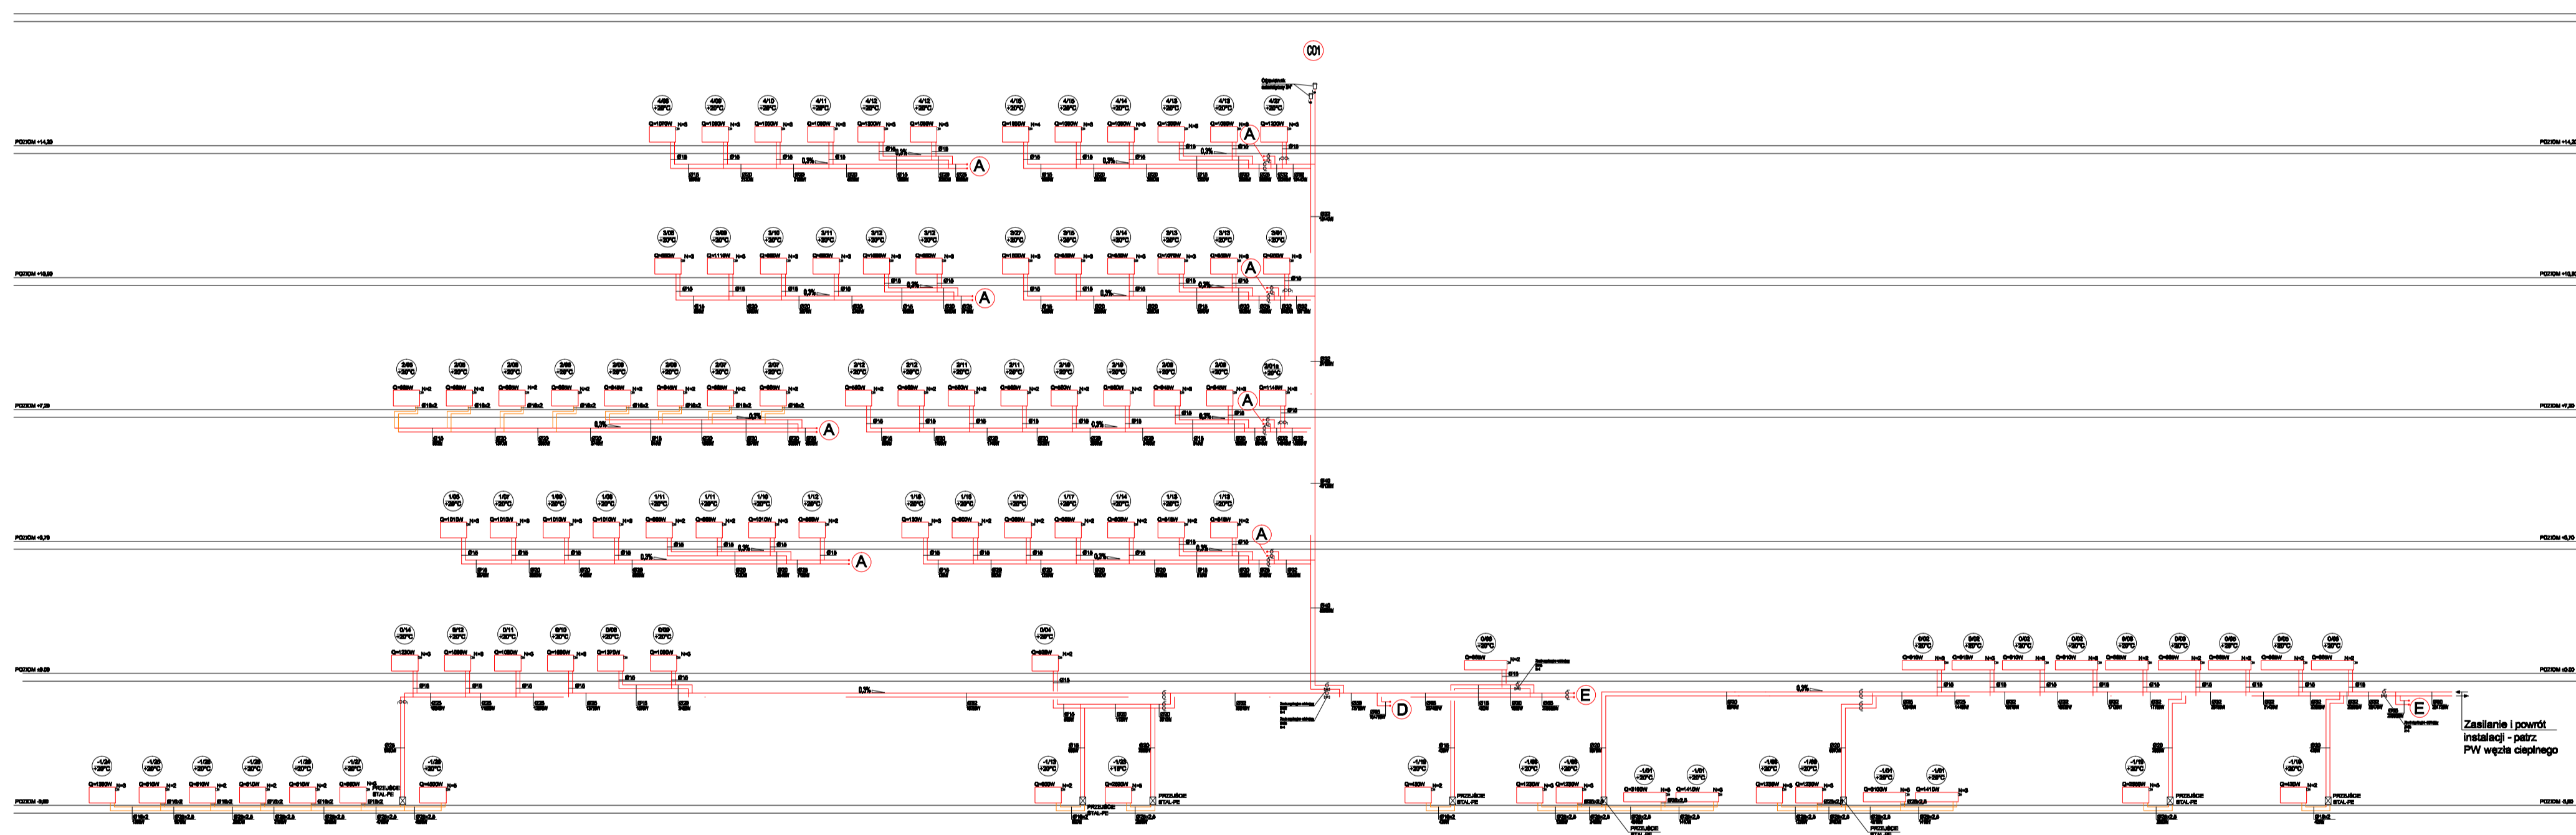


1. Projekt: Instalacja elektryczna w budynku mieszkalnym  
 2. Nazwa obiektu: Mieszkanie nr 12/1  
 3. Adres: ul. Piłsudskiego 123, 00-000 Warszawa  
 4. Data: 15.10.2023  
 5. Skala: 1:50  
 6. Projektant: J. Kowalski  
 7. Wykonawca: M. Nowak

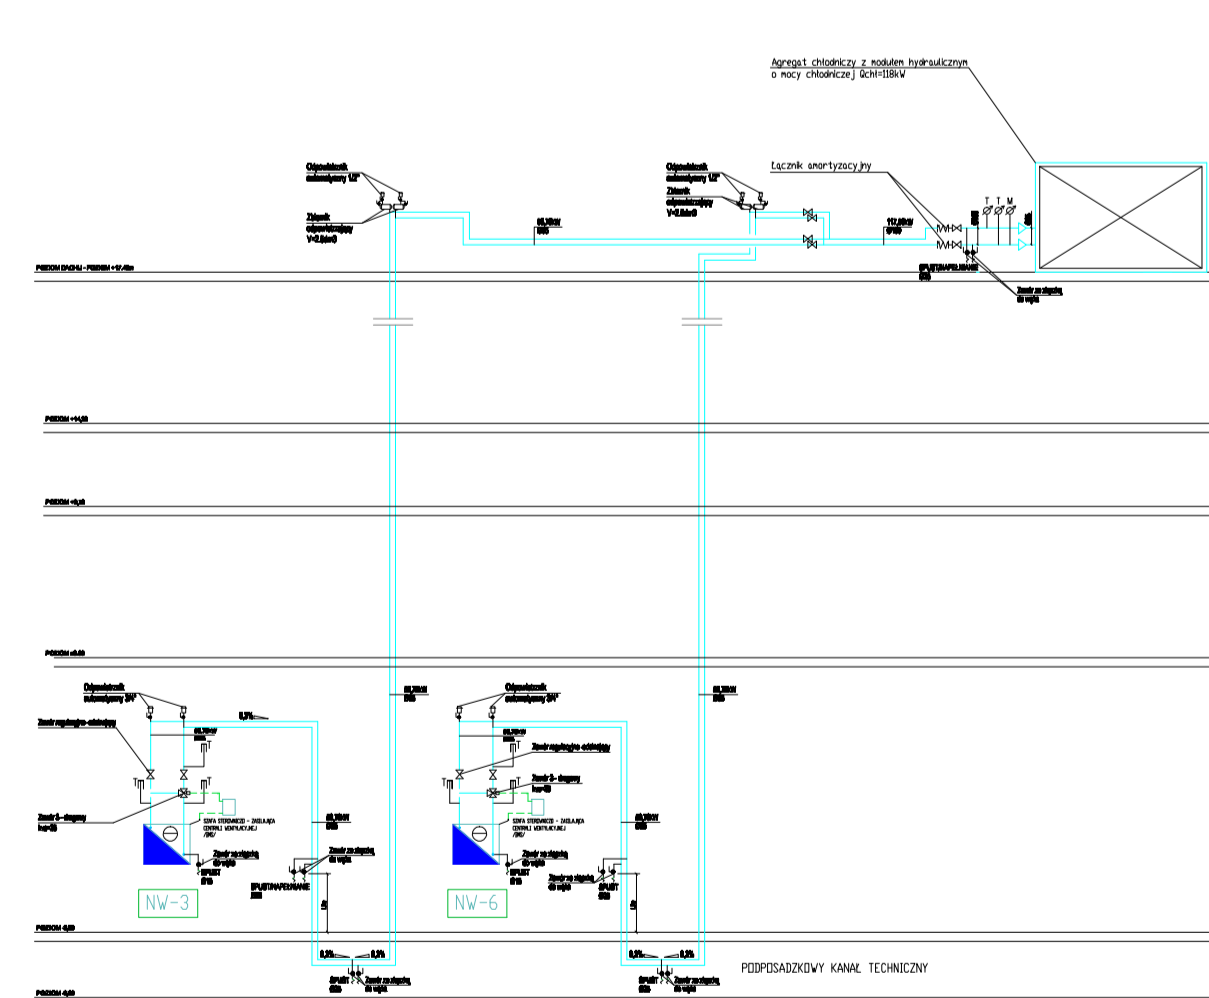

1. Projekt: Instalacja elektryczna w budynku mieszkalnym  
 2. Nazwa obiektu: Mieszkanie nr 12/1  
 3. Adres: ul. Piłsudskiego 123, 00-000 Warszawa  
 4. Data: 15.10.2023  
 5. Skala: 1:50  
 6. Projektant: J. Kowalski  
 7. Wykonawca: M. Nowak

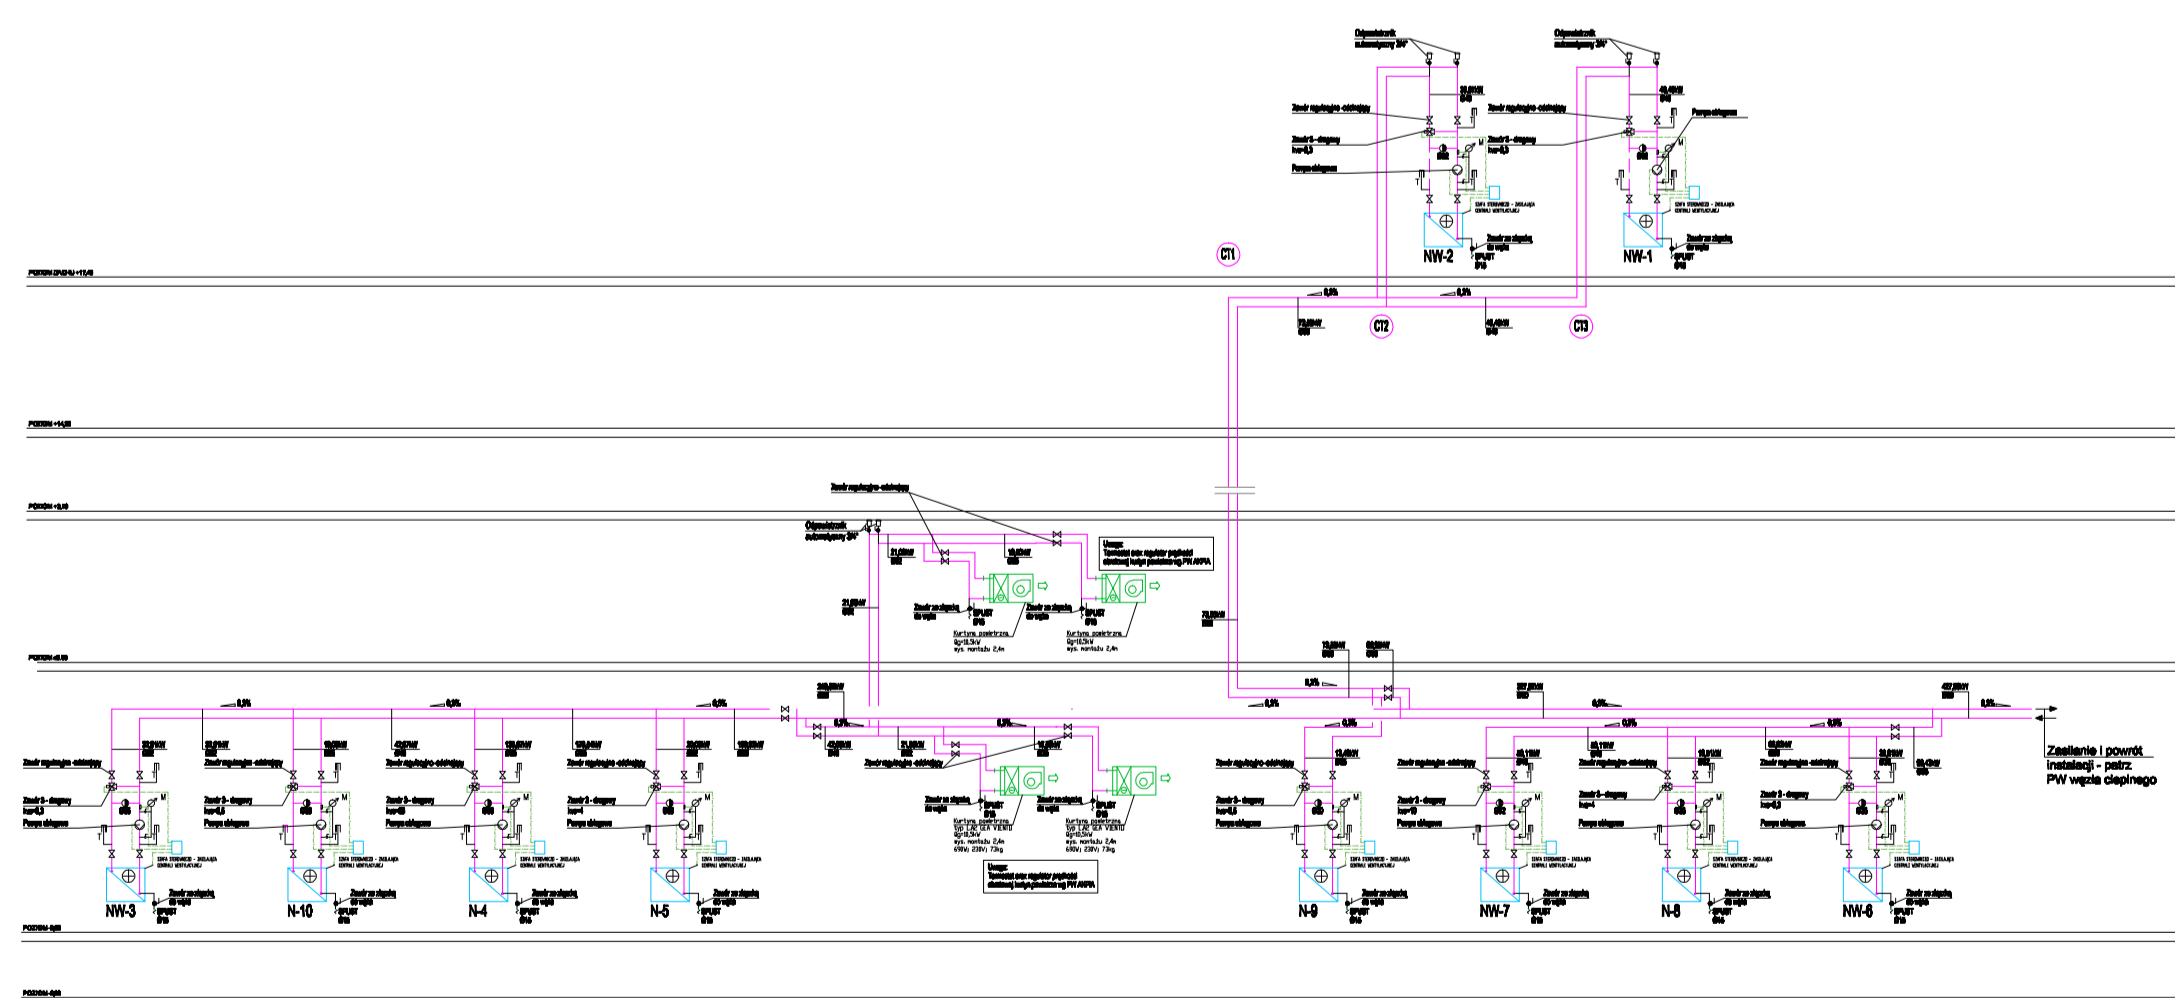

1. Projekt: Instalacja elektryczna w budynku mieszkalnym  
 2. Nazwa obiektu: Mieszkanie nr 12/1  
 3. Adres: ul. Piłsudskiego 123, 00-000 Warszawa  
 4. Data: 15.10.2023  
 5. Skala: 1:50  
 6. Projektant: J. Kowalski  
 7. Wykonawca: M. Nowak